

ZAKRES PODSTAWOWY



Nazwa firmy		E-mail	
BIURO USŁUG PROJEKTOWYCH 82-500 KWIDZYN, PIŁSUDSKIEGO 25		Projekt sieci kanalizacji ściekowej w m. Rakowiec gm. Kwidzyn	
Autor projektu	Uprawnienia	Podpis	Tytuł rys.
tech. bud. Bolesław Winnicki	1720/EI/92		
Wykonawca			
Krzysztof Winnicki			
Sprawdził	Uprawnienia		
mż. Janusz Komowski	ZGP-III-630/31/76		

Plan zagospodarowania terenu
sieci wodociągowej i kanalizacji
ściekowej grawitacyjnej i tłocznej
wraz z przepompowniami
ul. Leśna m. Rakowiec gm. Kwidzyn


Skala: 1:500


Arkusze: 3

Arkusze: 1, 2, 3, 99, 100

ZAKRES PODSTAWOWY

1 Zagospodarowania terenu sieci wodociągowej i kanalizacji ściekowej
Łocznej wraz z przepompowniami ul. Leśna m. Rakowiec gm. Kwidzyn skala 1:500

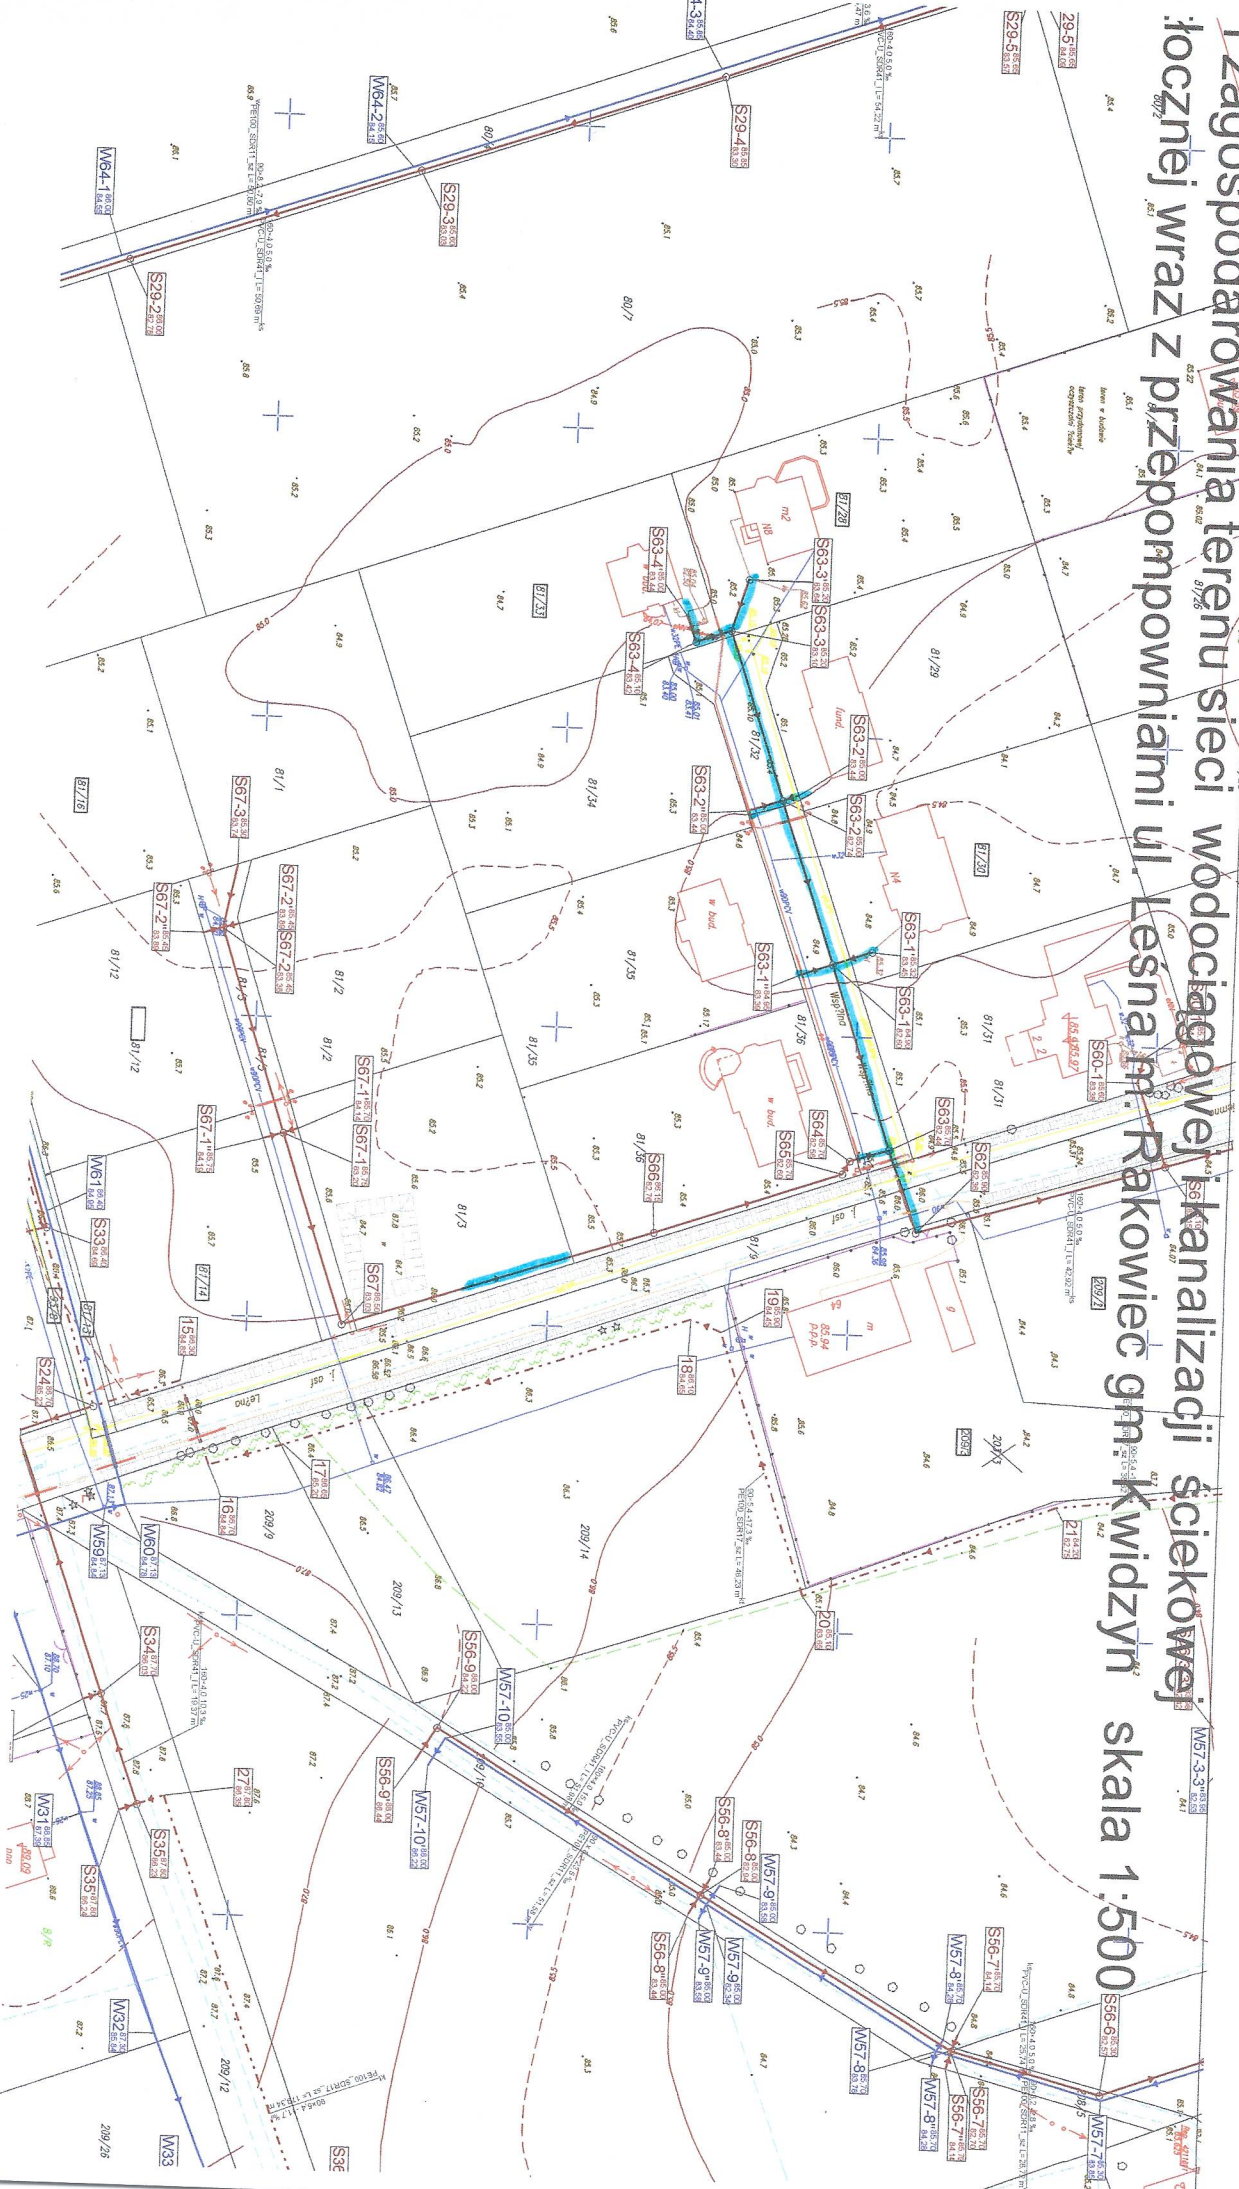

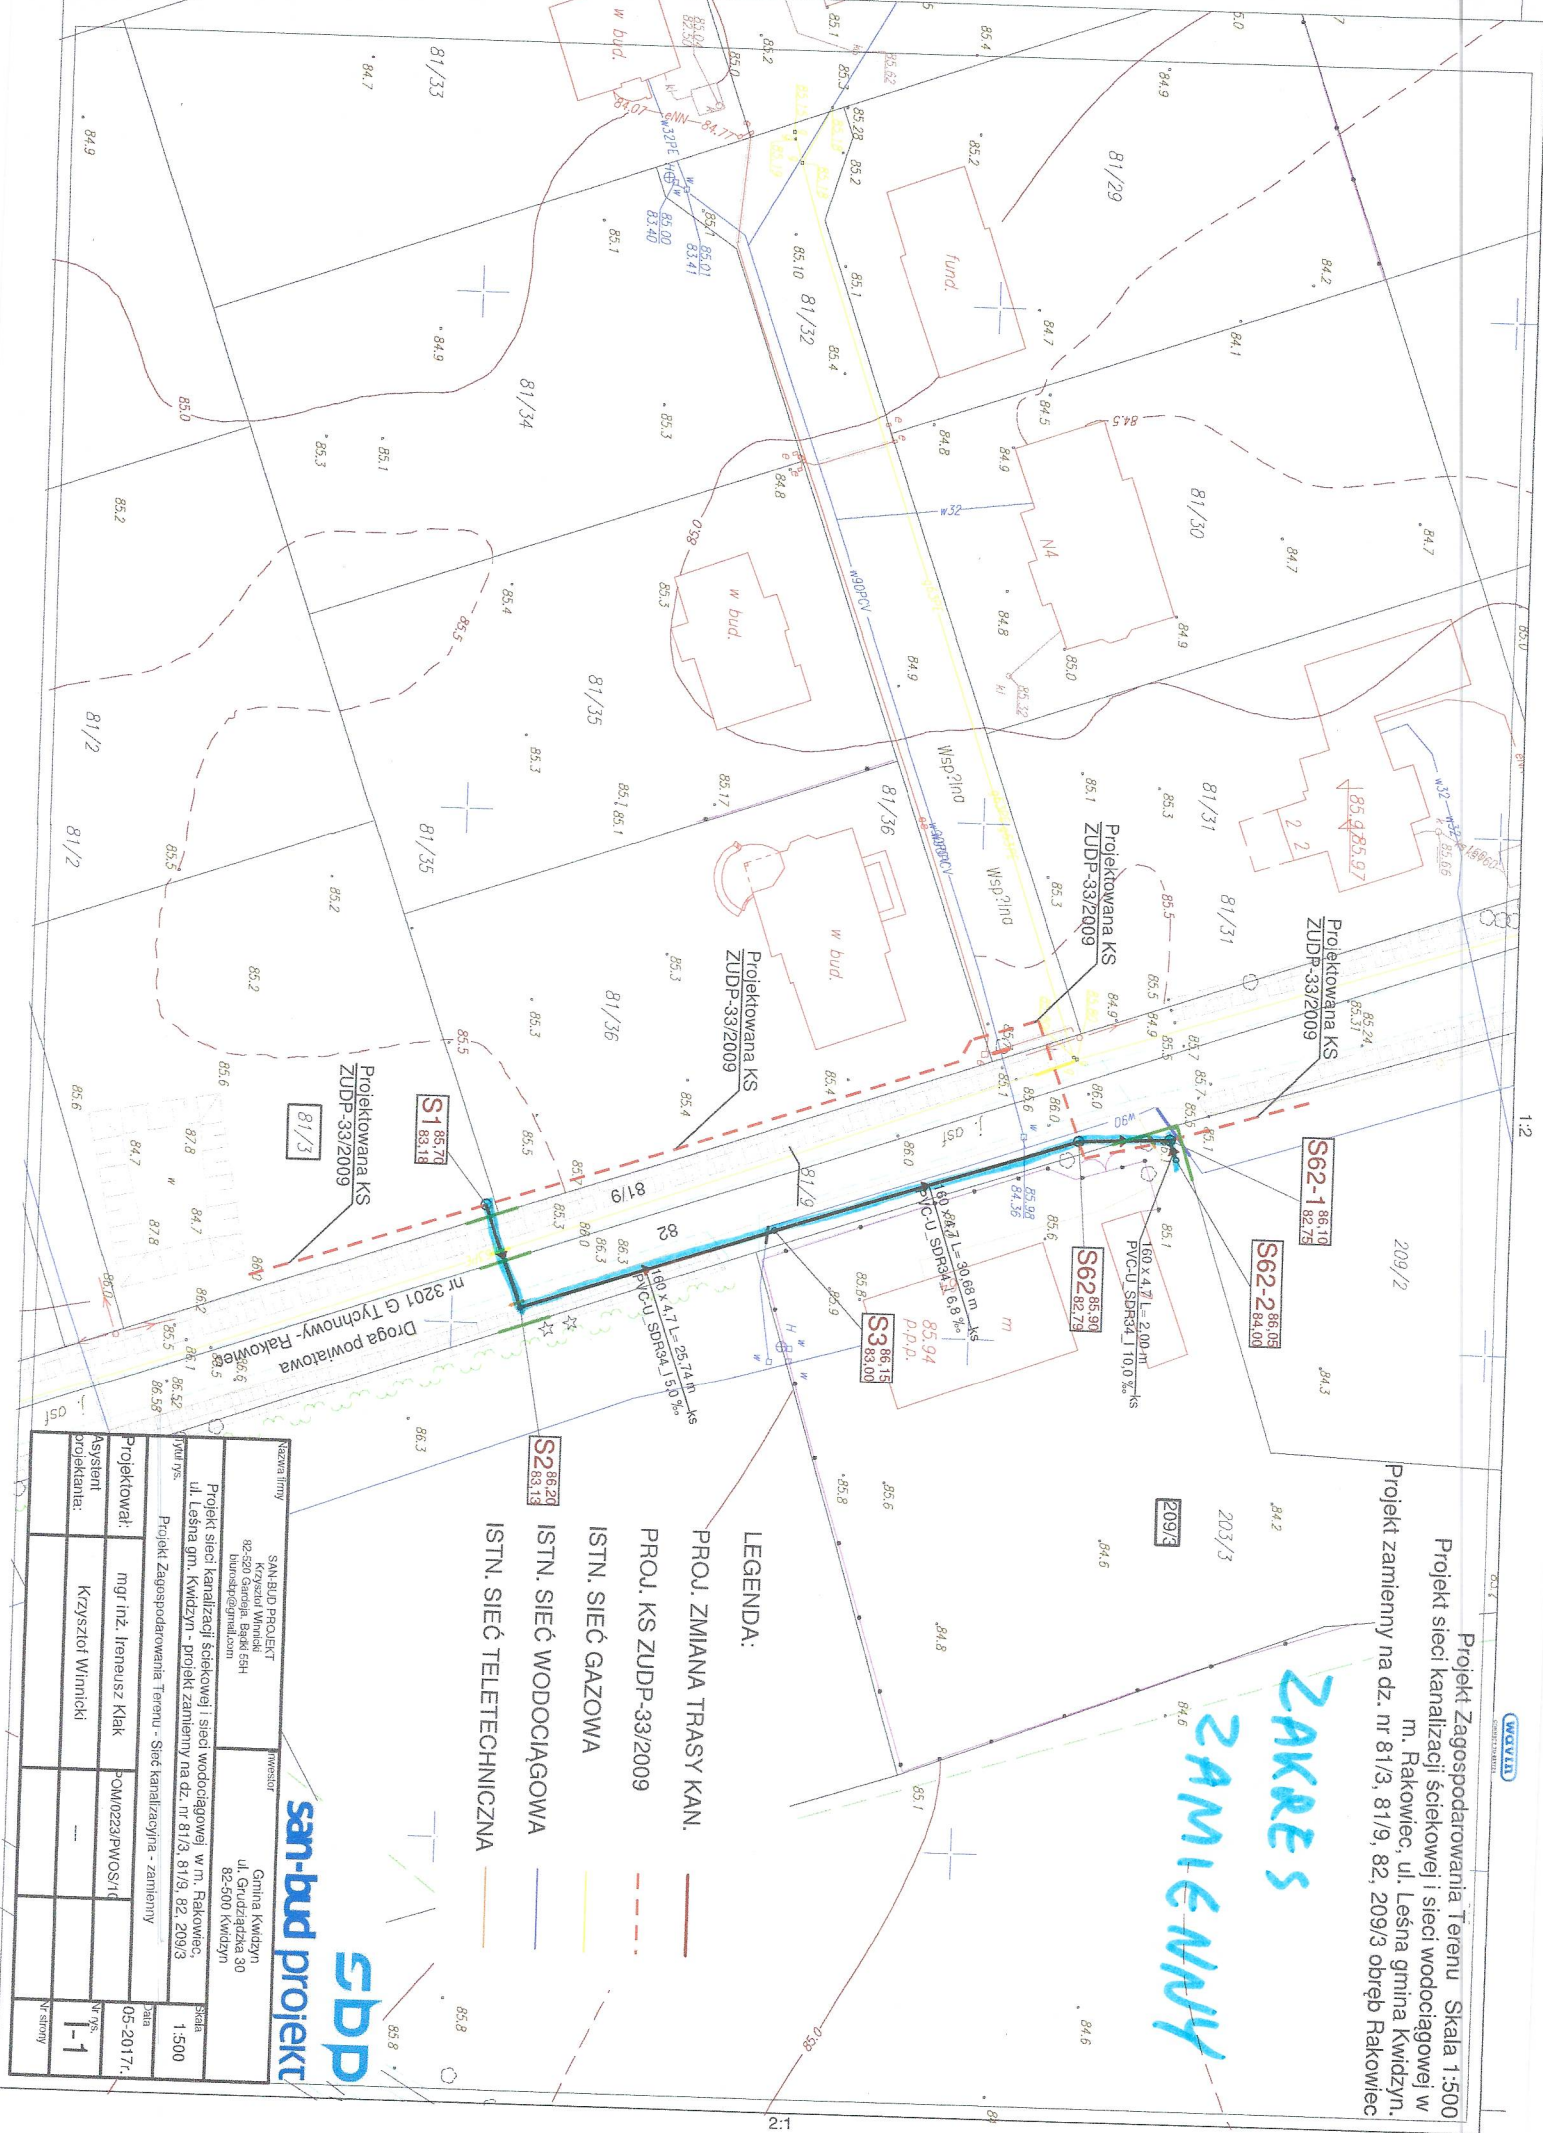

Projekt Zagospodarowania Terenu Skala 1:500
 Projekt sieci kanalizacji ściekowej i sieci wodociągowej w
 m. Rakowiec, ul. Leśna gmina Kwidzyn.
 Projekt zamienny na dz. nr 81/3, 81/9, 82, 209/3 obręb Rakowiec

**ZAKRES
 ZAMIENNY**

LEGENDA:

- PROJ. ZMIANA TRASY KAN.
- PROJ. KS ZUDP-33/2009
- ISTN. SIEĆ GAZOWA
- ISTN. SIEĆ WODOCIĄGOWA
- ISTN. SIEĆ TELETECHNICZNA

Nazwa firmy		INWENIAR	
SAN-BUD PROJEKT Krzysztof Winnicki ul. Wesoła 10 82-500 Kwidzyn		Gmina Kwidzyn ul. Grudziądzka 30 82-500 Kwidzyn	
Projekt sieci kanalizacji ściekowej i sieci wodociągowej w m. Rakowiec, ul. Leśna gm. Kwidzyn - projekt zamienny na dz. nr 81/3, 81/9, 82, 209/3			
Projekt Zagospodarowania Terenu - Sieć kanalizacyjna - zamienny			
Projektował:		mgr inż. Ireneusz Klak	
Asystent projektanta:		Krzysztof Winnicki	
Data		05-2017r.	
Skala		1:500	
Nr projektu		1-1	
Nr strony		1	

