


ZAŁĄCZNIK GRAFICZNY NR 1 DO DECYZJI O USTALENIU LOKALIZACJI INWESTYCJI CELU PUBLICZNEGO DLA DZIAŁEK NR 321, 322/5, 322/6, 322/9, 322/10, 323/1, 323/2, 324/46, 324/47, 324/64, 324/67, 324/116, 325, OBREB JANOWO, GMINA KWIDZYN

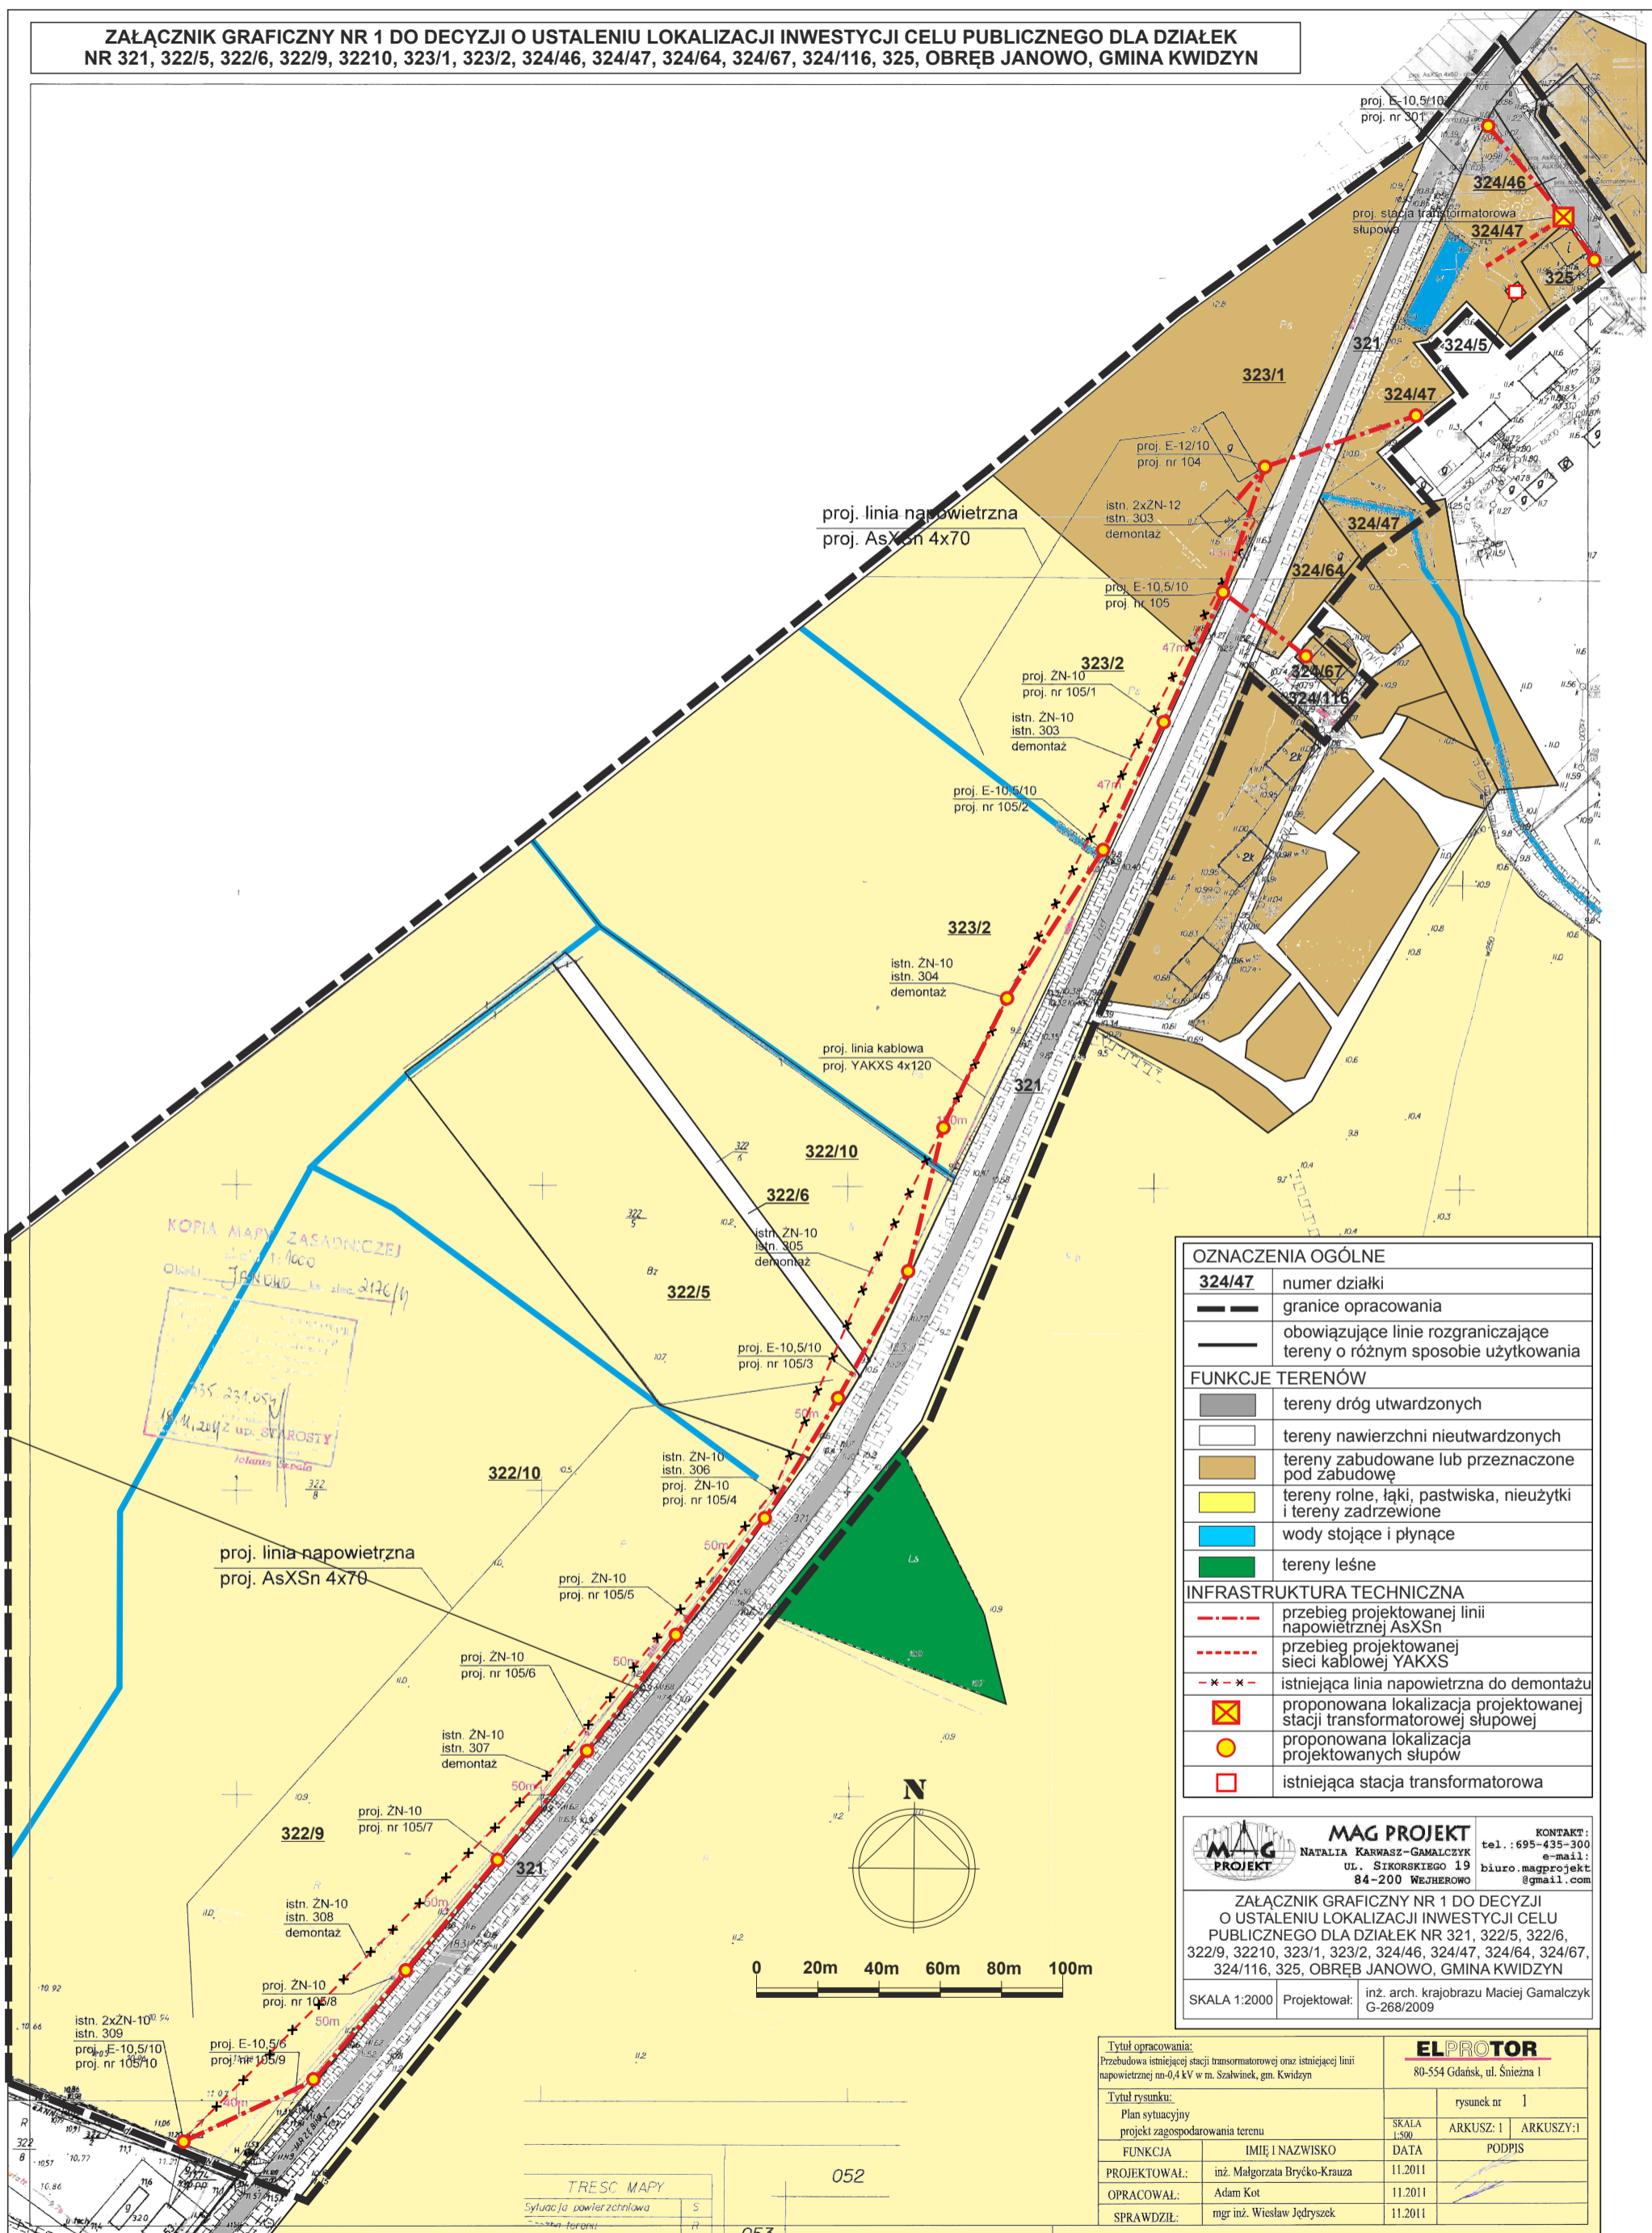

KOPIA MAPY ZASADNICZEJ
z dnia 1.10.00
OWMI JANOWO ul. Alca 212C/11
15.11.2012 UP STAROSTY
Johanna Gercala

OZNACZENIA OGÓLNE	
324/47	numer działki
— — — — —	granice opracowania
— — — — —	obowiązujące linie rozgraniczające tereny o różnym sposobie użytkowania
FUNKCJE TERENÓW	
■	tereny dróg utwardzonych
□	tereny nawierzchni nieutwardzonych
■	tereny zabudowane lub przeznaczone pod zabudowę
■	tereny rolne, łąki, pastwiska, nieużytki i tereny zadrzewione
■	wody stojące i płynące
■	tereny leśne
INFRASTRUKTURA TECHNICZNA	
— — — — —	przebieg projektowanej linii napowietrznej AsXS n
— — — — —	przebieg projektowanej sieci kablowej YAKXS
- * - * -	istniejąca linia napowietrzna do demontażu
■	proponowana lokalizacja projektowanej stacji transformatorowej słupowej
●	proponowana lokalizacja projektowanych słupów
□	istniejąca stacja transformatorowa

MAG PROJEKT
NATALIA KARWASZ-GAMALCZYK
UL. SIKORSKIEGO 19
84-200 WELJEROWO

KONTAKT:
tel.: 695-435-300
e-mail: biuro.magprojekt@gmail.com

ZAŁĄCZNIK GRAFICZNY NR 1 DO DECYZJI O USTALENIU LOKALIZACJI INWESTYCJI CELU PUBLICZNEGO DLA DZIAŁEK NR 321, 322/5, 322/6, 322/9, 322/10, 323/1, 323/2, 324/46, 324/47, 324/64, 324/67, 324/116, 325, OBREB JANOWO, GMINA KWIDZYN

SKALA 1:2000 Projektował: inż. arch. krajobrazu Maciej Gamalczyk G-268/2009

Tytuł opracowania:		ELPROTOR	
Przebudowa istniejącej stacji transformatorowej oraz istniejącej linii napowietrznej nn-0,4 kV w m. Szalwinek, gm. Kwidzyn		80-554 Gdańsk, ul. Śnieżna 1	
Tytuł rysunku:	Plan sytuacyjny projekt zagospodarowania terenu	rysunek nr	1
FUNKCJA	IMIĘ I NAZWISKO	SKALA	ARKUSZ: 1 ARKUSZY: 1
PROJEKTOWAŁ:	inż. Małgorzata Bryćko-Krauz	DATA	11.2011
OPRACOWAŁ:	Adam Kot	PODPIS	
SPRAWDZIŁ:	mgr inż. Wiesław Jędrzysek		

TRESC MAPY
Sytuacja powierzeń
052
053